


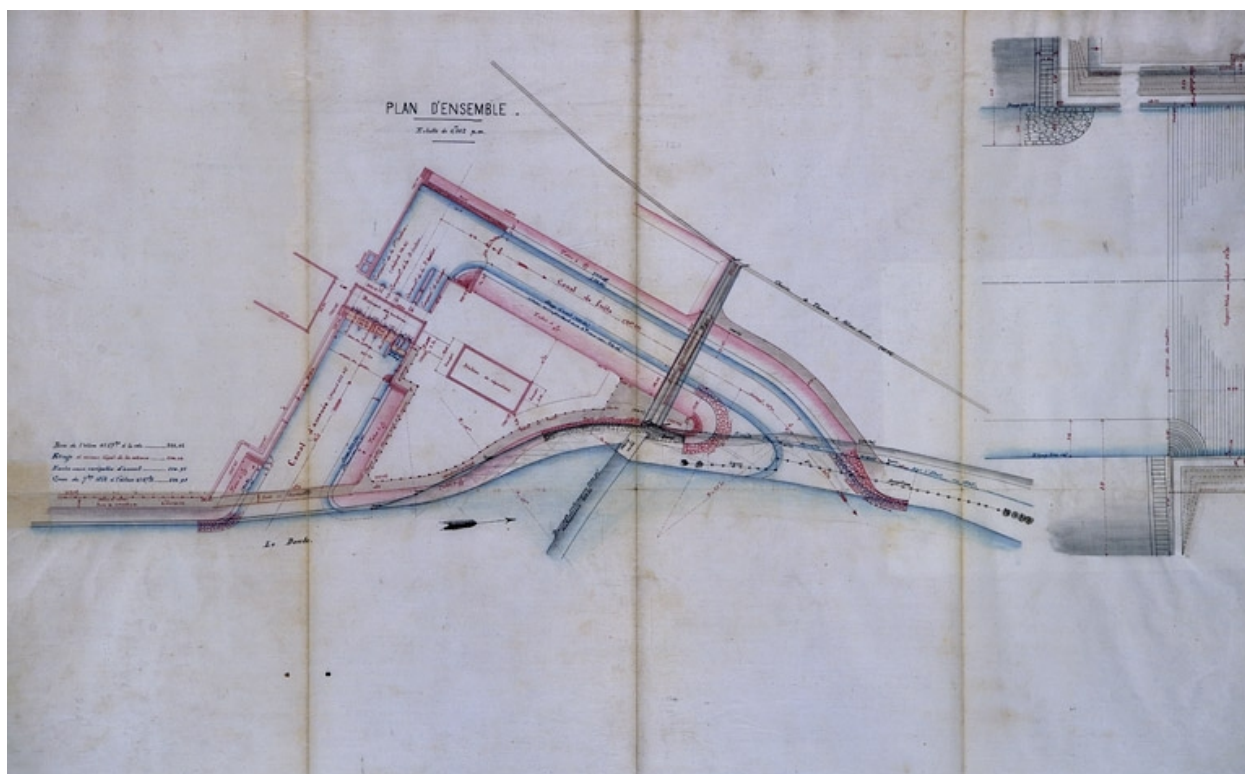

Usine de Torpes. Dessin d'ensemble et détails des ouvrages hydrauliques, [plan de masse]. Plan, papier, plume, 1/500, par Laureaux, 1881.

Référence du document reproduit :

- **Usine de Torpes. Dessin d'ensemble et détails des ouvrages hydrauliques, [plan de masse].**

Usine de Torpes. Dessin d'ensemble et détails des ouvrages hydrauliques, [plan de masse]. Plan, papier, plume, 1/500, par Laureaux (ingénieur), 1881.

Archives départementales du Doubs, Besançon : 3 S 1145

IVR43_20092500770NUC2A

Auteur de l'illustration : Yves Sancey

Auteur du document reproduit : Laureaux

Échelle : 1/500

(c) Région Bourgogne-Franche-Comté, Inventaire du patrimoine
reproduction soumise à autorisation du titulaire des droits d'exploitation